

REGIONE PIEMONTE
 CITTÀ METROPOLITANA DI TORINO
 COMUNE DI RUEGLIO
PIANO NAZIONALE DI RIPRESA E RESILIENZA - PNRR
 Missione 4: ISTRUZIONE E RICERCA
 Intervento finanziato ex art. 1 c. 29-37 L. n. 160/2019 con Fondi Next Generation EU
PROGETTO DEFINITIVO - ESECUTIVO
 in senso dell'art. 27 del D.Lgs. n. 46/2019 s.m.l.

REALIZZAZIONE DI NUOVI SPAZI DA ADIBIRE A MENSA SCOLASTICA

OGGETTO:
 CONFORMITA' NORMATIVA: PIANTA
 PARAMETRI NORMATIVI EDILIZIA
 ANTINCENDIO
 SUPERAMENTO BARRIERE ARCHITETTONICHE


Committente:
COMUNE DI RUEGLIO
 Piazza Municipio n. 1
 10010 - Rueglio (TO)
 p.i. 0263580018

Progettazione e direzione lavori generale:
 Capogruppo mandato R.T.P.
 Arch. **Dario MORDETTI**
 p.i. 09087130016
 Via Giustiniani, 28 - 10123 TORINO (TO)
 tel. +39 011 44242932


Progettazione e direzione lavori opere strutturali:
 Mandato R.T.P.
STUDIO RUSSO INGEGNERIA S.R.L. Ing. Giuseppe RUSSO
 p.i. 10914820917
 strada Torino-Divieto, 25 - 10092 Colegro - fraz. Savonera (TO)
 tel. +39 011 2221028

Progettazione e direzione lavori impianti
Coordinatore sicurezza in fase di progettazione ed esecuzione:
 Mandato R.T.P.
Ing. Alessandro REMONDA
 p.i. 08534280014
 Via Poale, 10000000, 216/S - 10148 TORINO (TO)
 tel. +39 011 338231769


DOCUMENTO	RGL_REF_DEF-ESEC_AR_04	SCALA	1:100
REV.	settembre 2023	DATA	luglio 2023

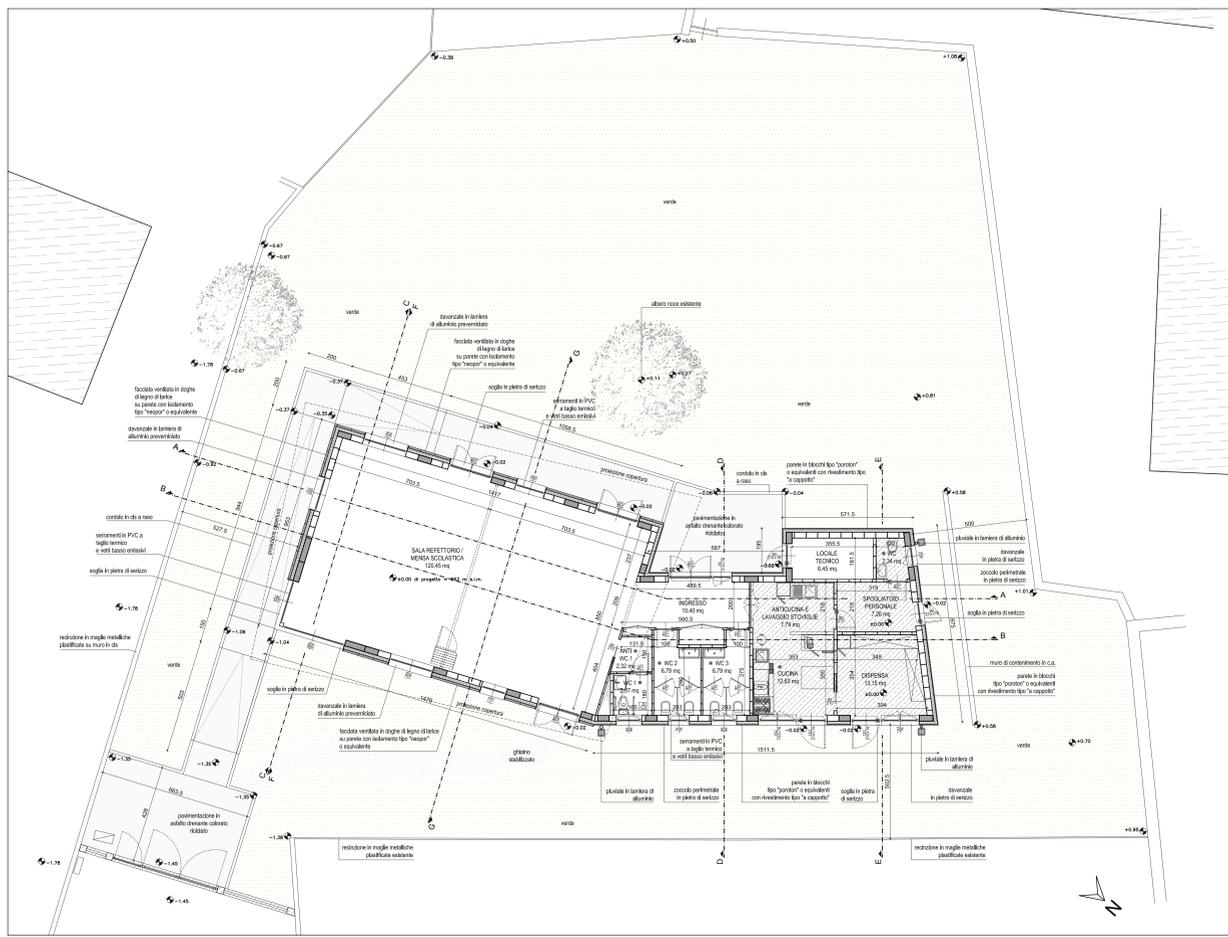

PIANTA
Scala 1:100

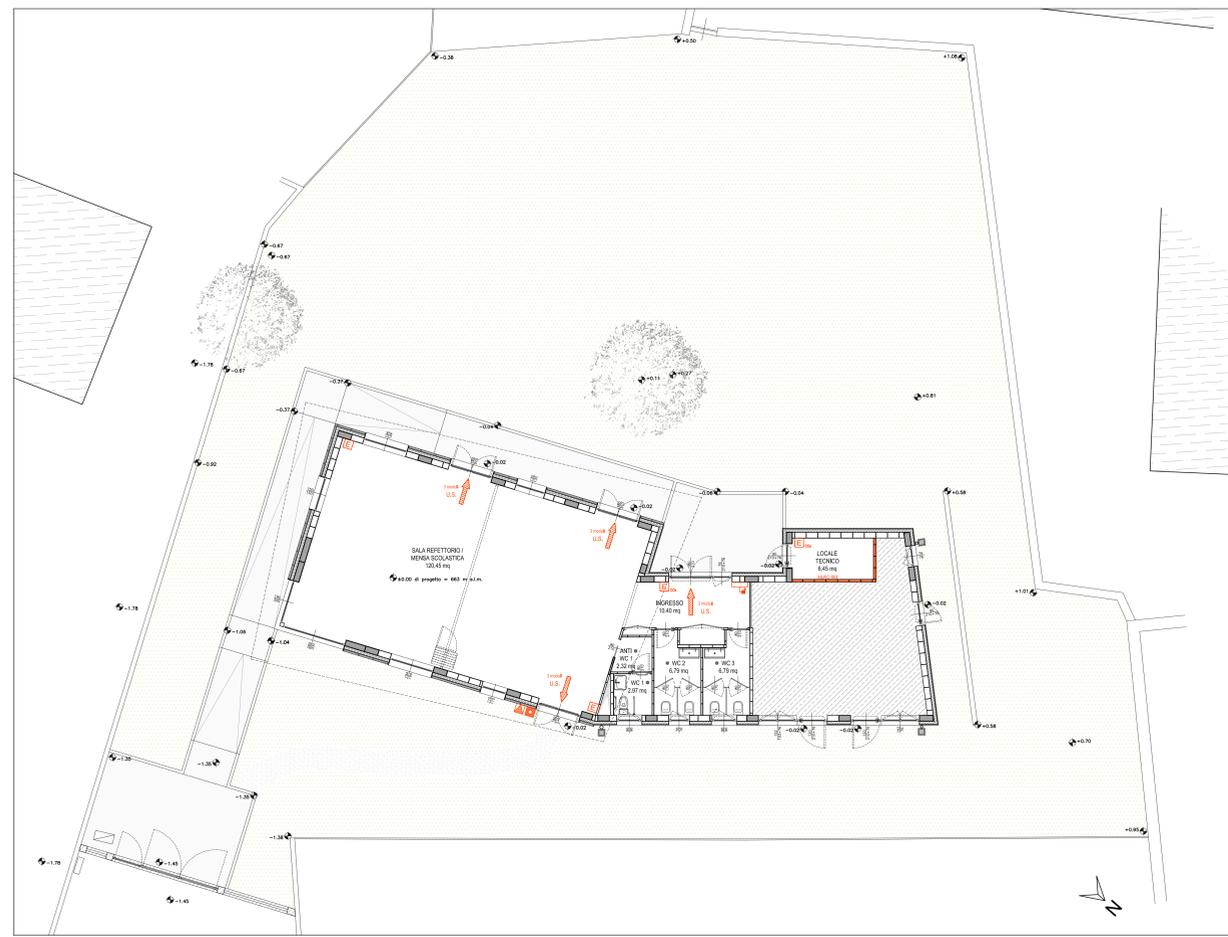

PIANTA - CONFORMITA' NORMATIVA ANTINCENDIO
Scala 1:100

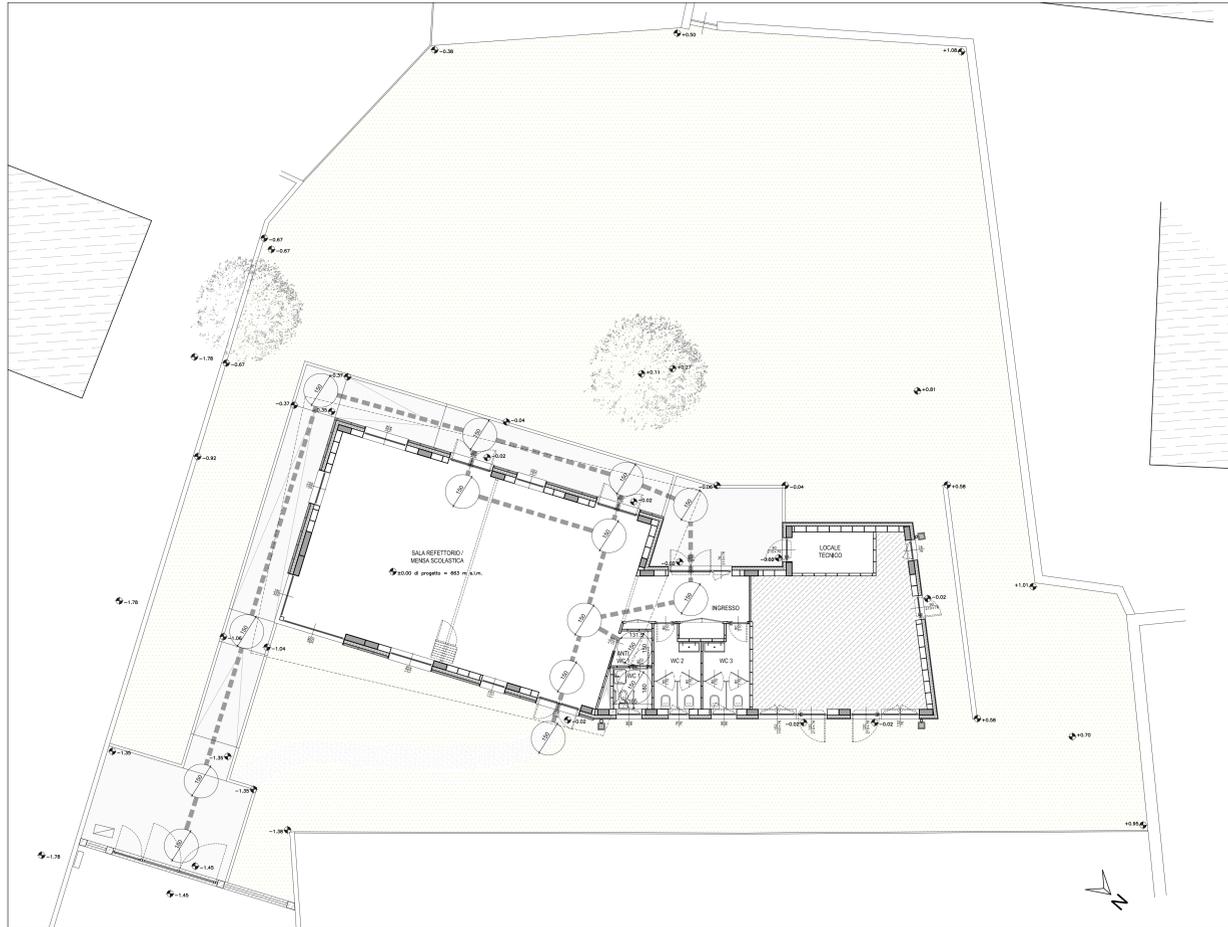

PIANTA - CONFORMITA' NORMATIVA SUPERAMENTO BARRIERE ARCHITETTONICHE
Scala 1:100

VERIFICA DEI RAPPORTI DELLE SUPERFICI DI AERAZIONE ED ILLUMINAMENTO / SUPERFICI LOCALI

LOCALI	MQ.	SERRAMENTI VETRATI MQ.	SERRAMENTI VETRATI APERTILI MQ.	SUP. RICHIESTA I/B
INGRESSO	10,40	7,47	0,51	—
SALA REFETTORIO	120,45	54,12	17,76	15,06
ANTI WC 1	2,52	—	—	—
WC 1	2,97	0,92	0,92	—
WC 2	6,79	0,58	0,58	—
WC 3	6,79	0,92	0,92	—
LOCALE TECNICO	6,45	2,97	2,97	—
AREA INTERNA A COMPLETAMENTO DIFFERITO ANTICUCINA E LAVAGGIO STOVIGLIE + CUCINA	20,42	6,15	6,15	2,55
DISPENSA	13,15	2,07	2,07	—
SPogliatoio PERSONALE	7,26	2,87	2,87	1,23
WC PERSONALE	2,34	0,58	0,58	—

• Locale dotato di estrazione meccanica
 •• Locale dotato di sistema di trattamento aria a norma

LEGENDA CONFORMITA' NORMATIVA ANTINCENDIO

 ESTINTORI PORTATILI DA 6 kg POLVERE CON CAPACITA' ESTINGUENTE 15A-66BC
 ESTINTORI PORTATILI DA 5 kg A CO
 PULSANTE DI SGANCIO GENERALE
 PULSANTE DI SGANCIO FOTOVOLTAICO
 NASPO UNI 25
 MURO REI
 PERCORSI DI ESCOZO ORIZZONTALI

LEGENDA CONFORMITA' NORMATIVA SUPERAMENTO BARRIERE ARCHITETTONICHE

 PERCORSI DISABILI
 SPAZI DI MANOVRA
 AREA INTERNA A COMPLETAMENTO DIFFERITO